
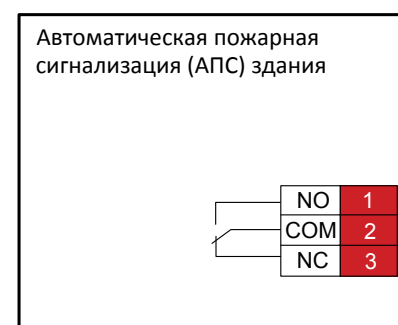
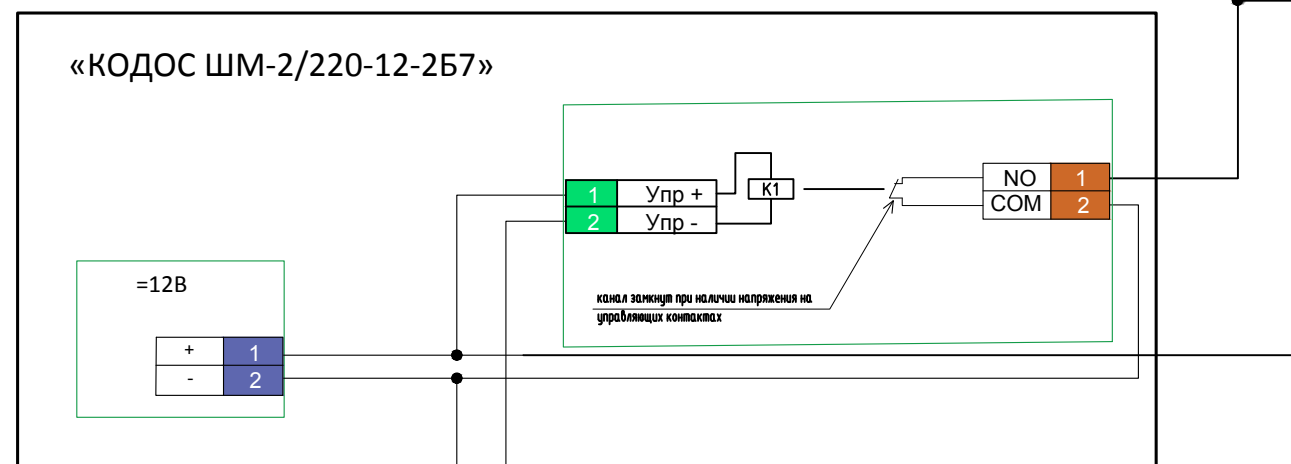


Согласовано

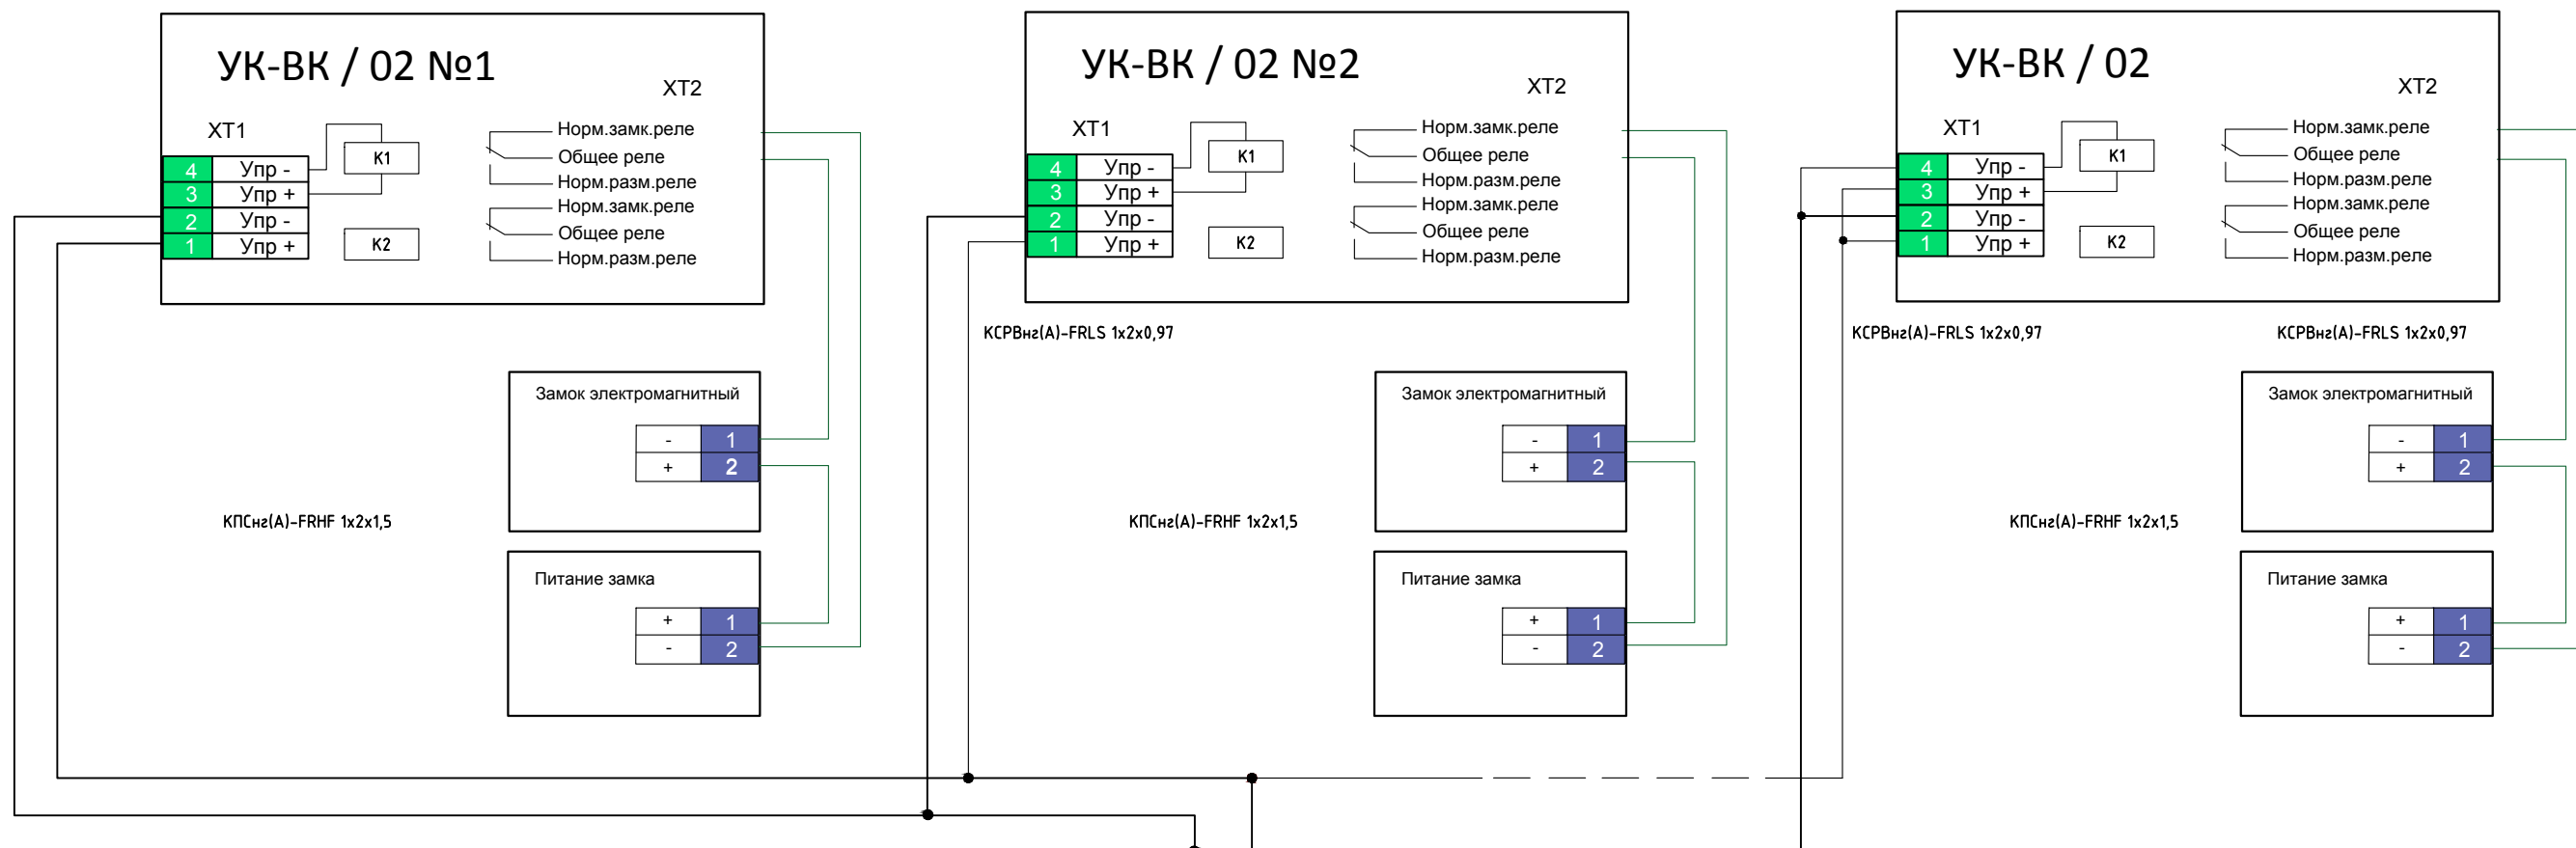

Изм.	Кол.уч.	Лист	Ндок.	Подп.	Дата	Система СКУД	Стадия	Лист	Листов
Разработал									
Проверил									
Гл. спец.						Схема разблокировки дверей при поступлении сигнала тревоги от пожарной сигнализации			

Инв.Н подл. | Подпись и дата | Взам. инв. N